
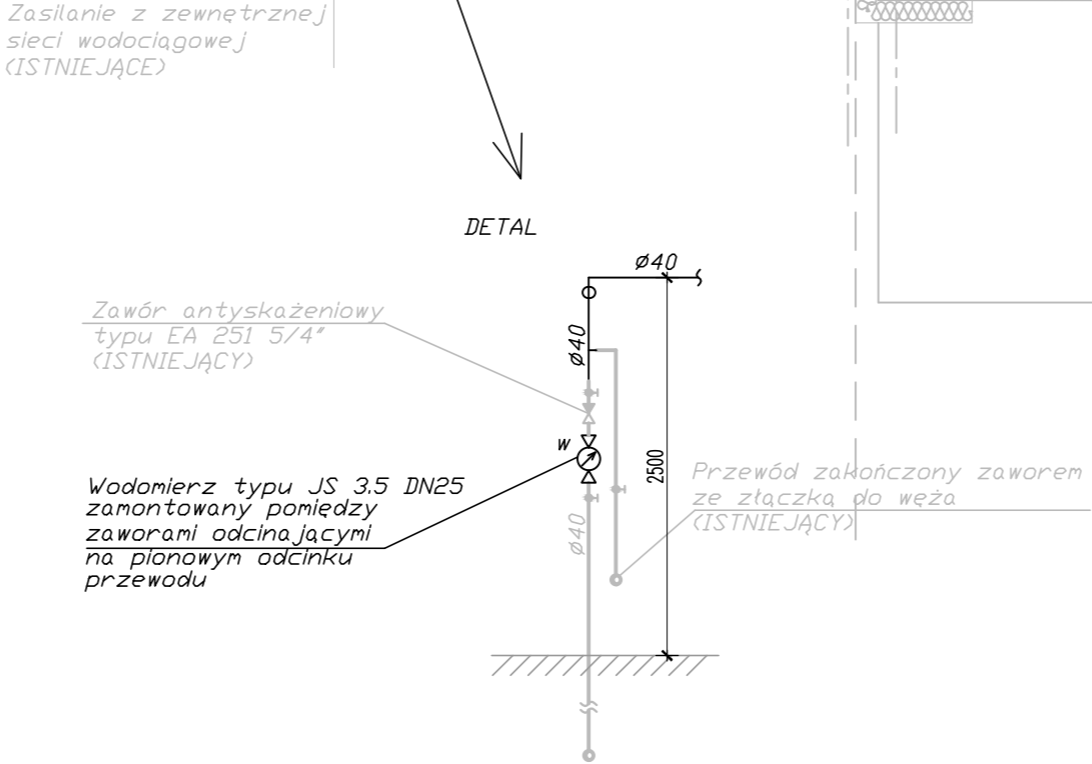
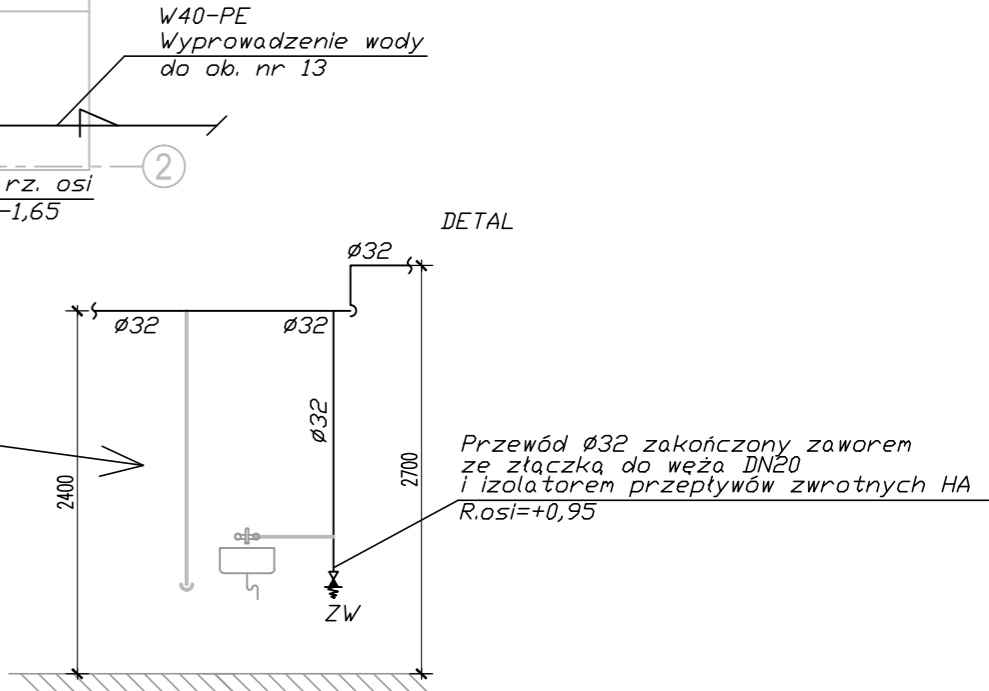


Nr	NAZWA POMIESZCZENIA	Pow. [m²]
01	KORYTARZ	2,12
02	POM. SOCJALNE	6,23
03	SZATNIA PRZEPUSTOWA	
03a	Szatnia odzieży wierzchniej	1,54
03b	Komunikacja	1,99
03c	Węzeł sanitarny	1,70
03d	Szatnia odzieży roboczej	3,44
03e	WC	1,51
04	POM. TECHNICZNE	31,72
05	POM. DMUCHAW nr 1	19,70
06	POM. DMUCHAW nr 2	15,98
07	POM. WAPNOWANIA	8,88
08	POM. NA KONTENER	20,11

LEGENDA:
EOW-01 – Elektryczny ogrzewacz wody, typ NEPTUN SG 40

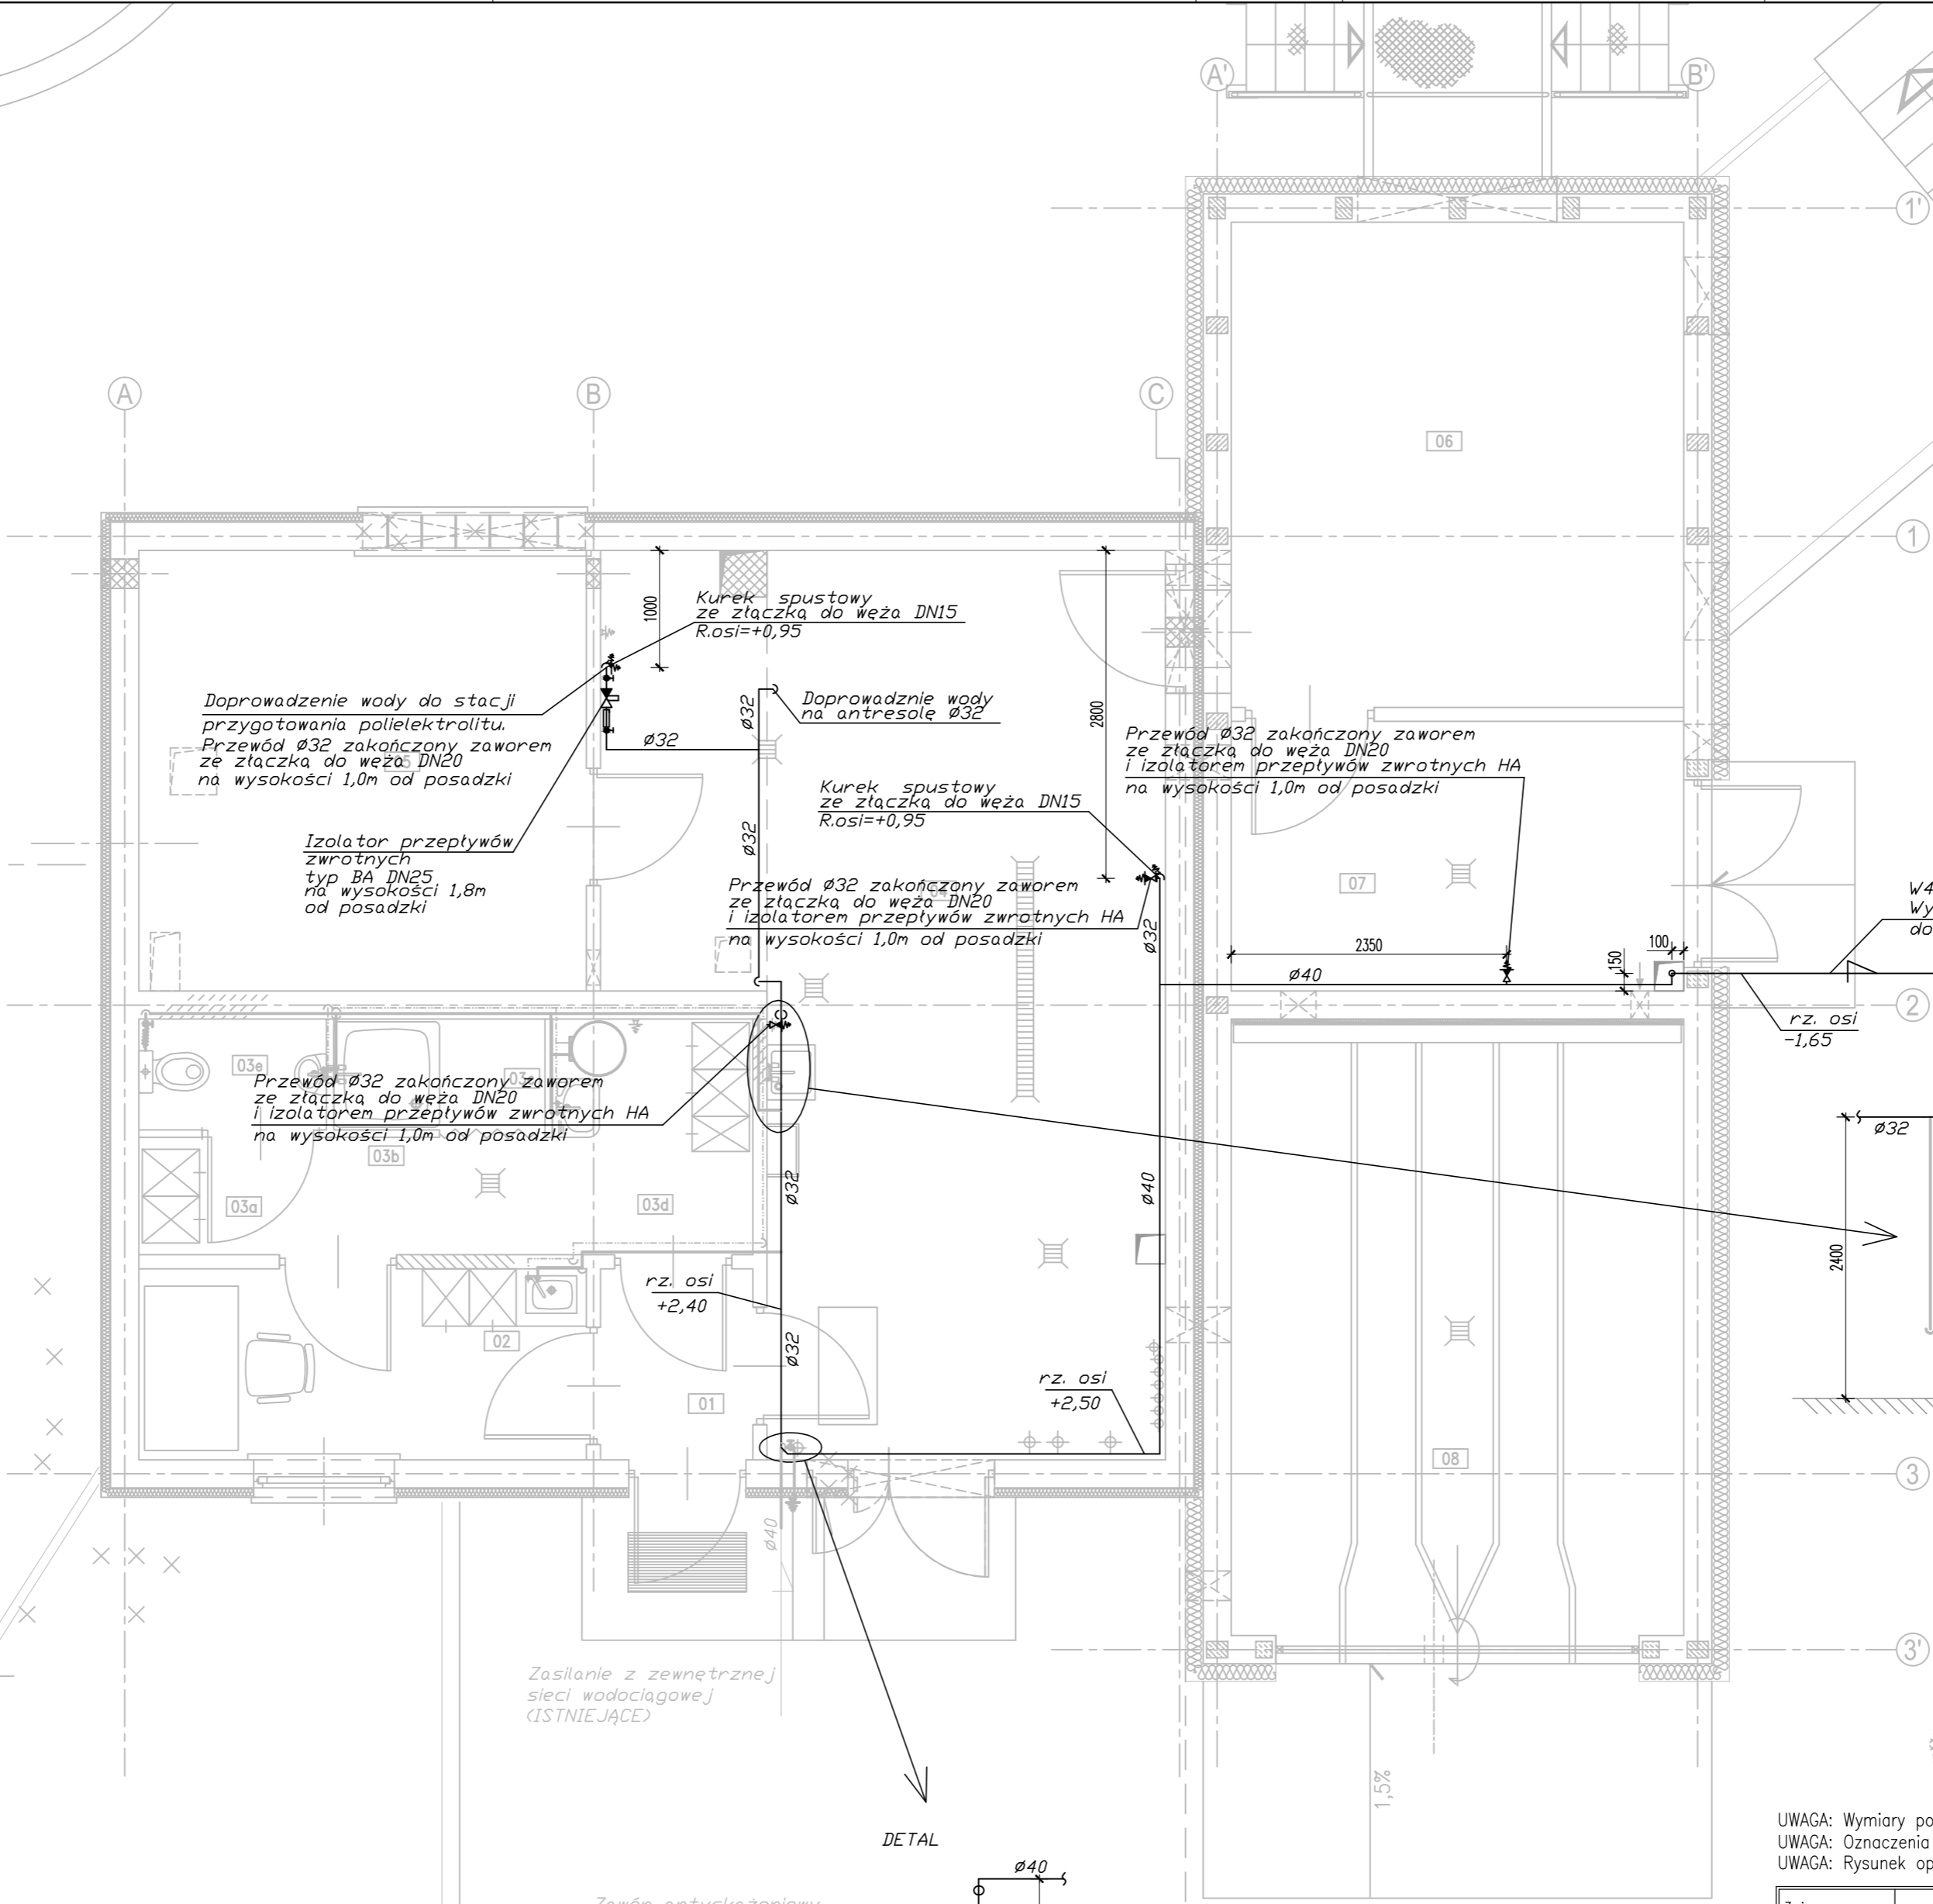

±0,00 = 149,70 m n.p.m.
UWAGA: Wymiary podano w milimetrach.
UWAGA: Oznaczenia materiałów i wyposażenia wg opisu technicznego
UWAGA: Rysunek opracowano według warunków technologicznych zawartych w opisie technologicznym

Zmiany:	Opis	Data	Nazwisko	Podpis
Nazwa inwestycji: Rozbudowa gminnej oczyszczalni ścieków w miejscowości Miastków Kościelny				
Adres inwestycji: m. Miastków Kościelny, gm. Miastków Kościelny jednostka ewid. 140308_2 obręb 140308_2.0005 działka nr 439/1 Branża: INSTALACJE SANITARNE		Indeks 00	Data 26.10.2015	Rys. Nr P 07.255/15
		Faza PB	Skala 1:50	ZW11.00
Rysunek: BUDYNEK TECHNICZNY RZUT PARTERU INST. ZIMNEJ WODY		Imię i Nazwisko mgr inż. Sławomir Baran	Nr uprawnień MAZ/0400/PW05/09	Specjalność spec. instalacyjna
		mgr inż. Robert Marcjaniuk	–	–
		mgr inż. Daniel Baran	MAZ/0200/PO05/07	spec. instalacyjna

>> WOD - KAN <<
SŁAWOMIR BARAN
08-400 GARWOLIN, ul. Jagodzińska 40
tel. 25 682-34-23